


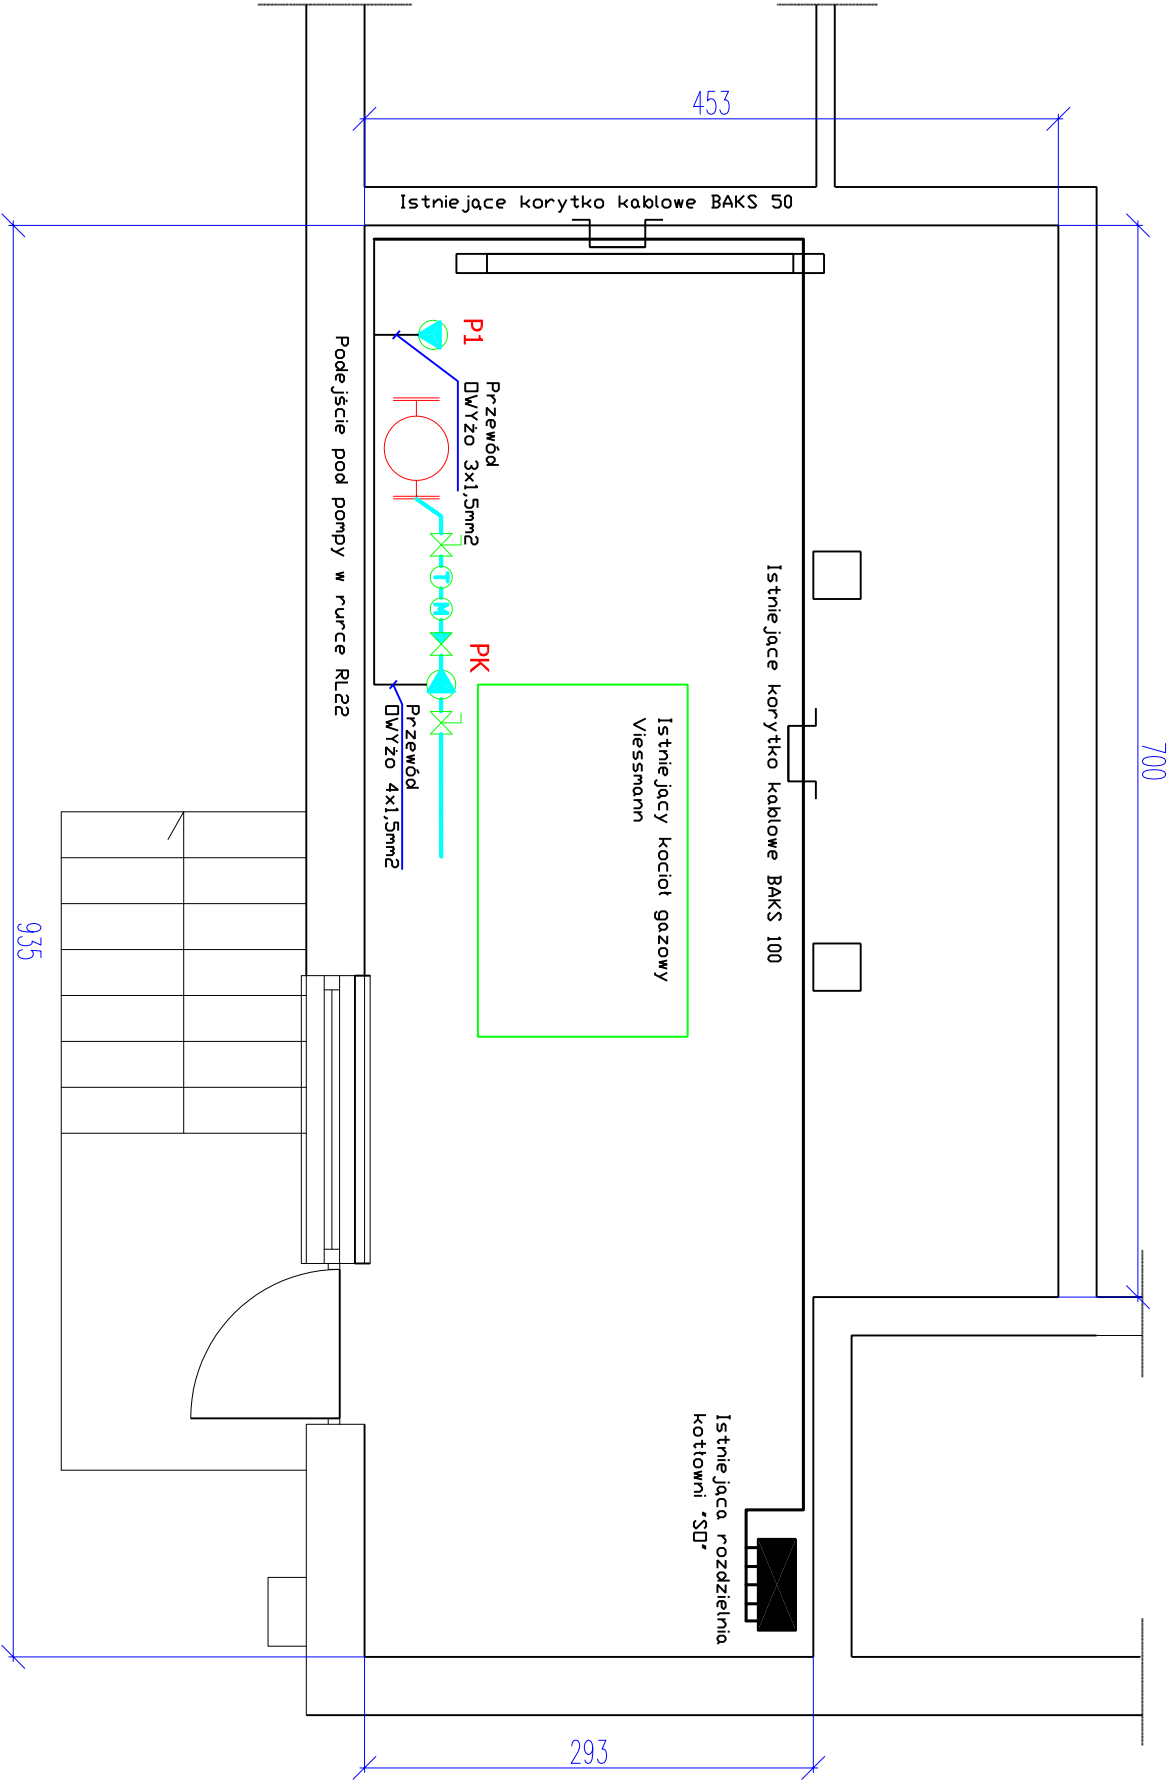

UWAGA:

1. Instalacje elektryczną zasilania pomp prowadzić w istniejących korytkach kablowych BAKS.
2. Podejścia pod pompy wykonać w rurkach elektroinstalacyjnych typ RL22.
3. Zasilanie do pomp należy wyprowadzić z istniejącej rozdzielni kotłowni "SD" i zabezpieczyć wyłącznikami nadprądowymi.
4. Projektowane pompy należy objąć instalacją połączeń wyrównawczych. Połączenia wykonać linką LgYżo 1x10mm².

System ochrony przeciwporażeniowej
samoczynne wyłączenie zasilania
sieć elektryczna typu TN-S

Bronzo:		instalacje elektryczne			P.P.P.M. POMET ul.Portyzantów 5 64-510 Wronki	
	Data	Nazwisko		Podpis		
Projektował:	05.2010	mgr inż. Adam Witt				
		upr. nr WKP/0321/PWOE/08				
Sprawdził						
Obiekt	Szamotuński Ośrodek Sportu i Rekreacji 64-500 Szamotuły, ul. Sportowa 6					
Temat opracowania	Modernizacja gospodarki ciepłej dla obiektu hali "Wocław" oraz hotelu "Moraton" w Szamotułach.				Skala 1:50	Nr rys E01
Temat rysunku	Plan rozbudowy instalacji elektrycznej kotłowni gazowej					